


Фрагмент плана на отм. - 1.000

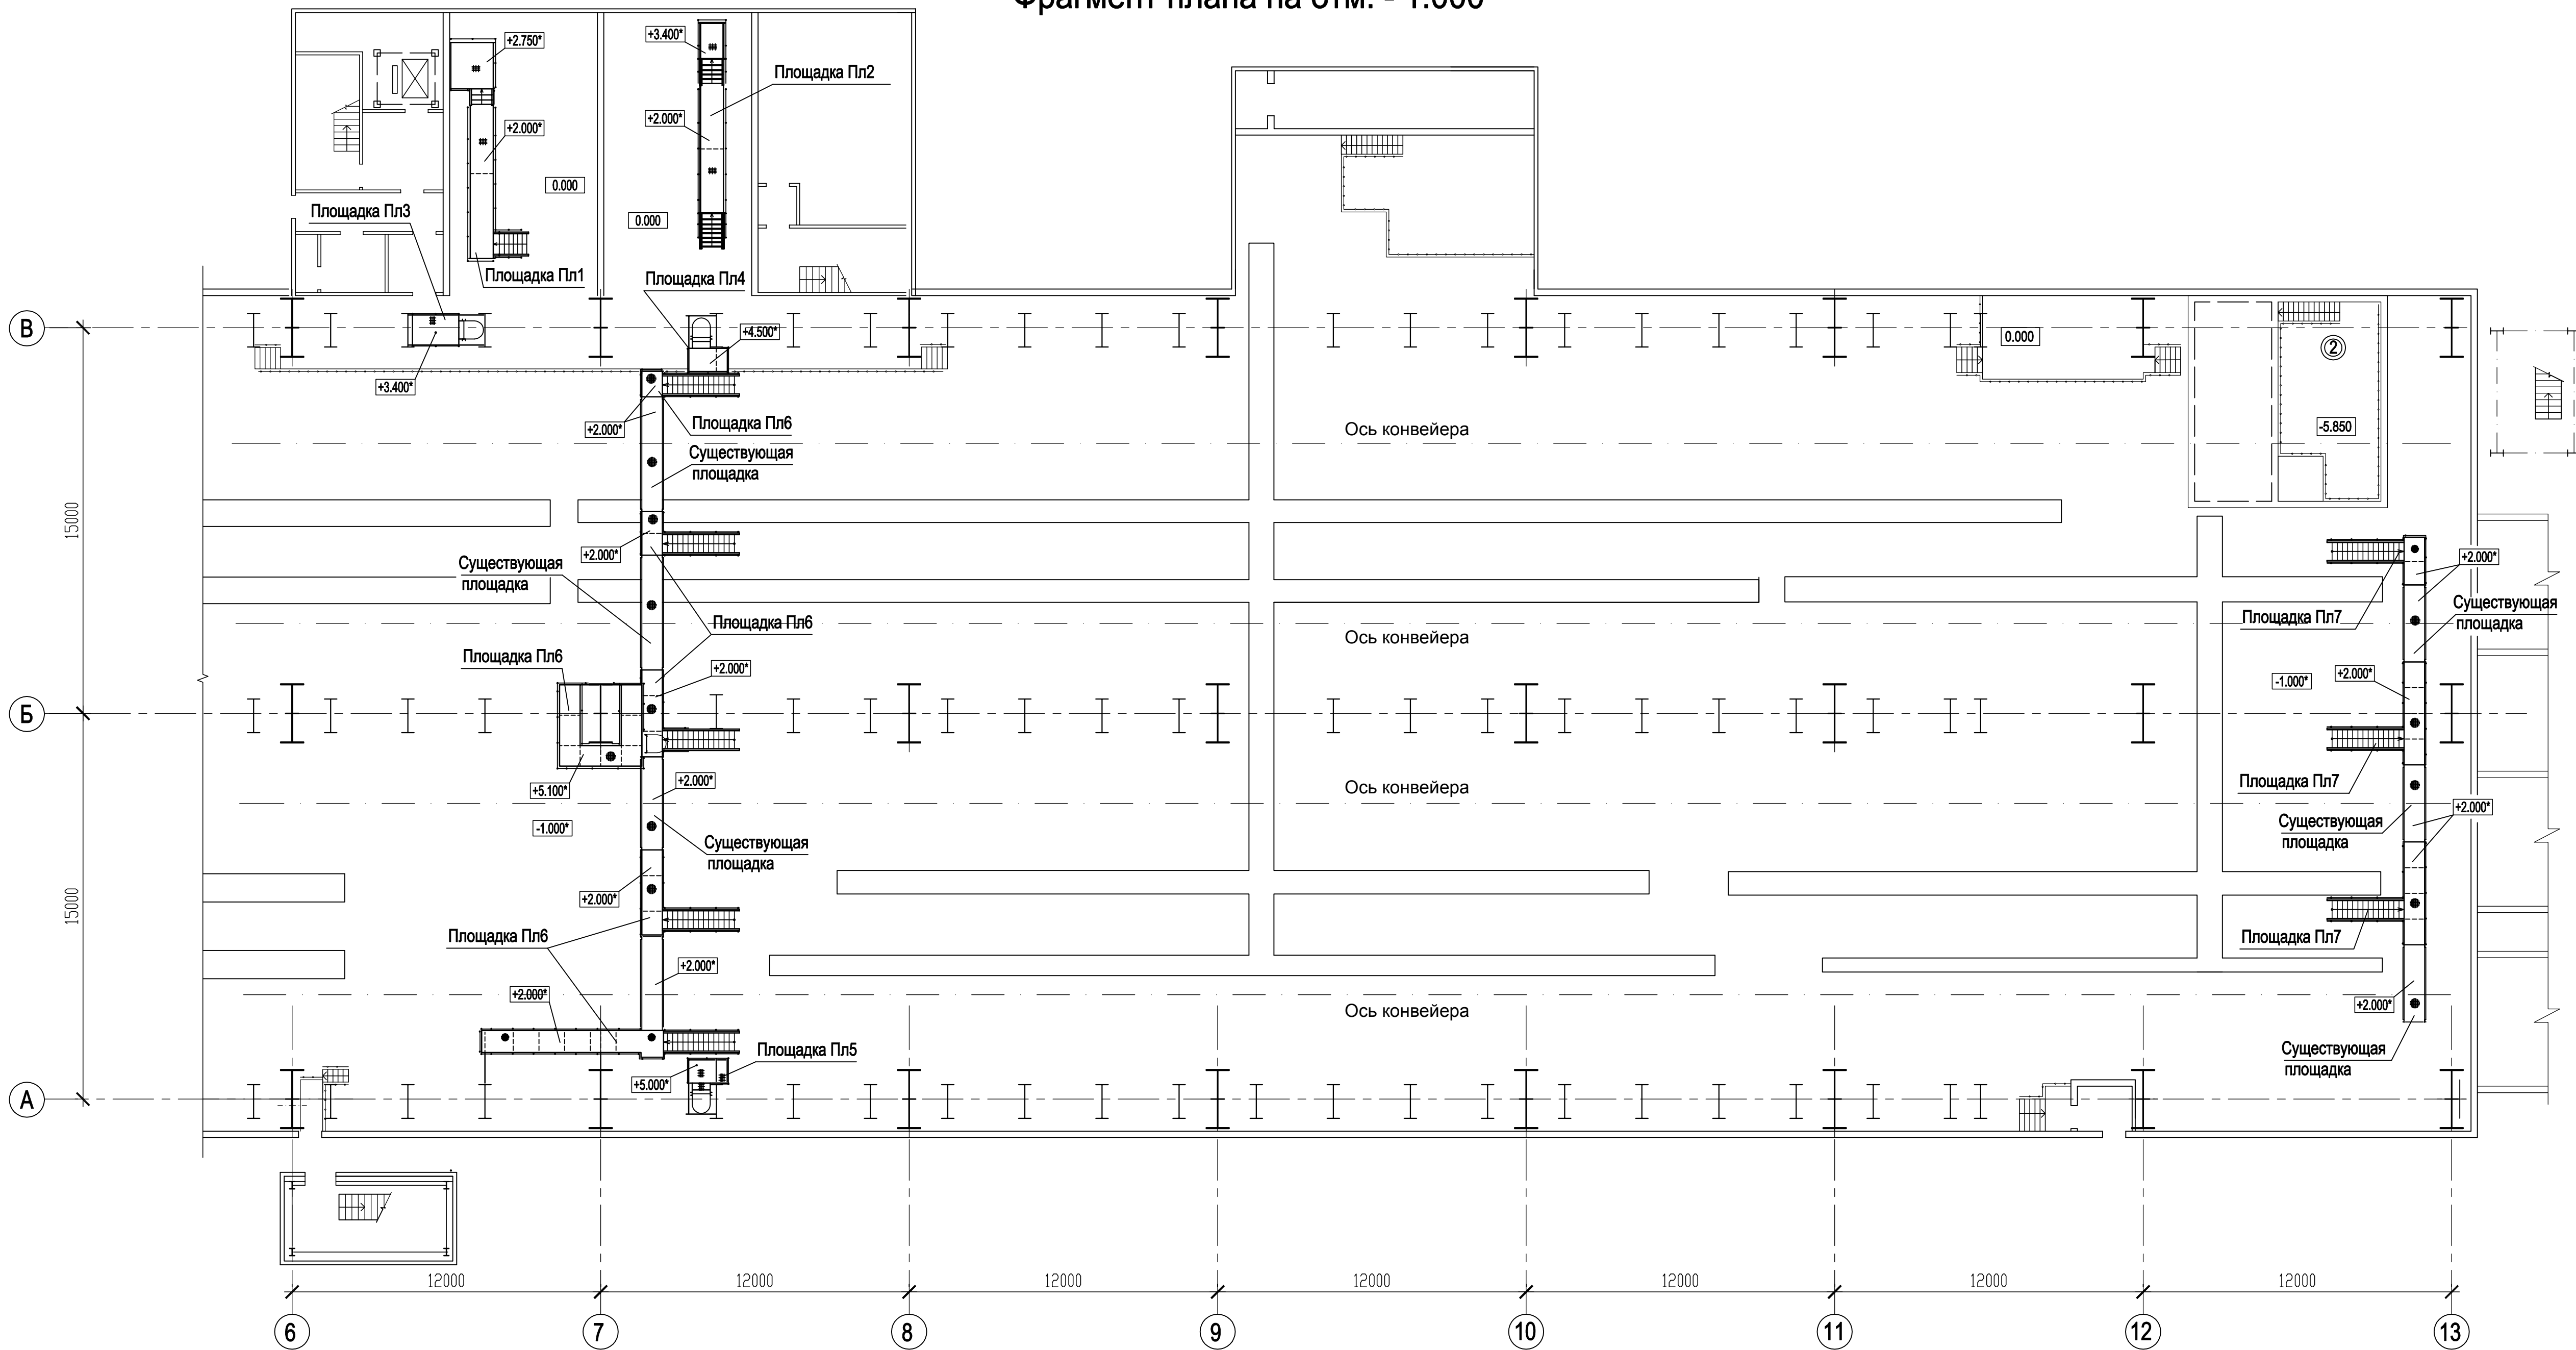


Ведомость элементов

Марка	Наименование	Кол-во	Примечания
Пл1	BG3-01UEC-###-CM-32-69-004	1	
Пл2	BG3-01UEC-###-CM-33-69-004	1	
Пл3	BG3-01UEC-###-CM-33-69-006	1	
Пл4	BG3-01UEC-###-CM-33-69-006	1	
Пл5	BG3-01UEC-###-CM-33-69-006	1	
Пл6	BG3-01UEC-###-CM-33-69-008	1	
Пл7	BG3-01UEC-###-CM-33-69-010	1	

1 Общие указания смотреть лист общие данные BG3-01UEC-###-CM-32-10-001.

Согласовано		
	Взам. инв. №	Подп. и дата
Инв. № подл.	3591-КМ	

						BG3-01UEC-###-CM-32-69-003			
						Строительство 3-го энергоблока на базе ПСУ-800 филиала «Березовская ГРЭС» ОАО «ЭОН Россия»			
Изм.	Коп.уч.	Лист	N док.	Подп.	Дата	Узел приема топлива . Площадки обслуживания оборудования	Стадия	Лист	Листов
Разработал	Филиппова			<i>Филиппова</i>	28.01.2018		Р	3	
Проверил	Павликова				28.01.2018				
Нач. сект.	Цой				28.01.2018				
Гл. констр.	Шведков				28.01.2018				
Н. контр.	Шипкова			<i>Шипкова</i>	28.01.2018	Схема расположения площадок на отм. 0.000, -1.000.	 ЗАРУБЕЖ ЭНЕРГОПРОЕКТ ОТДЕЛ ПРОЕКТИРОВАНИЯ		